
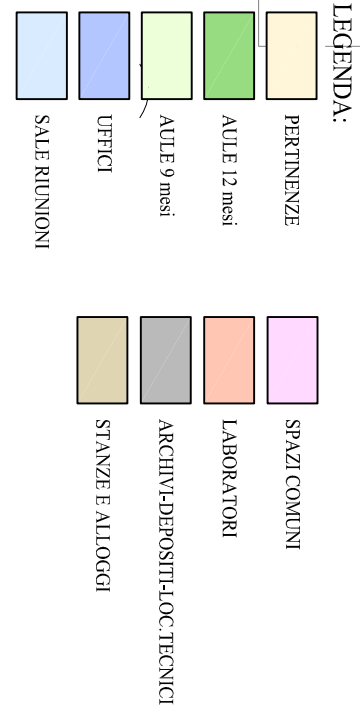


PIANTA PIANO SOTTOTETTO

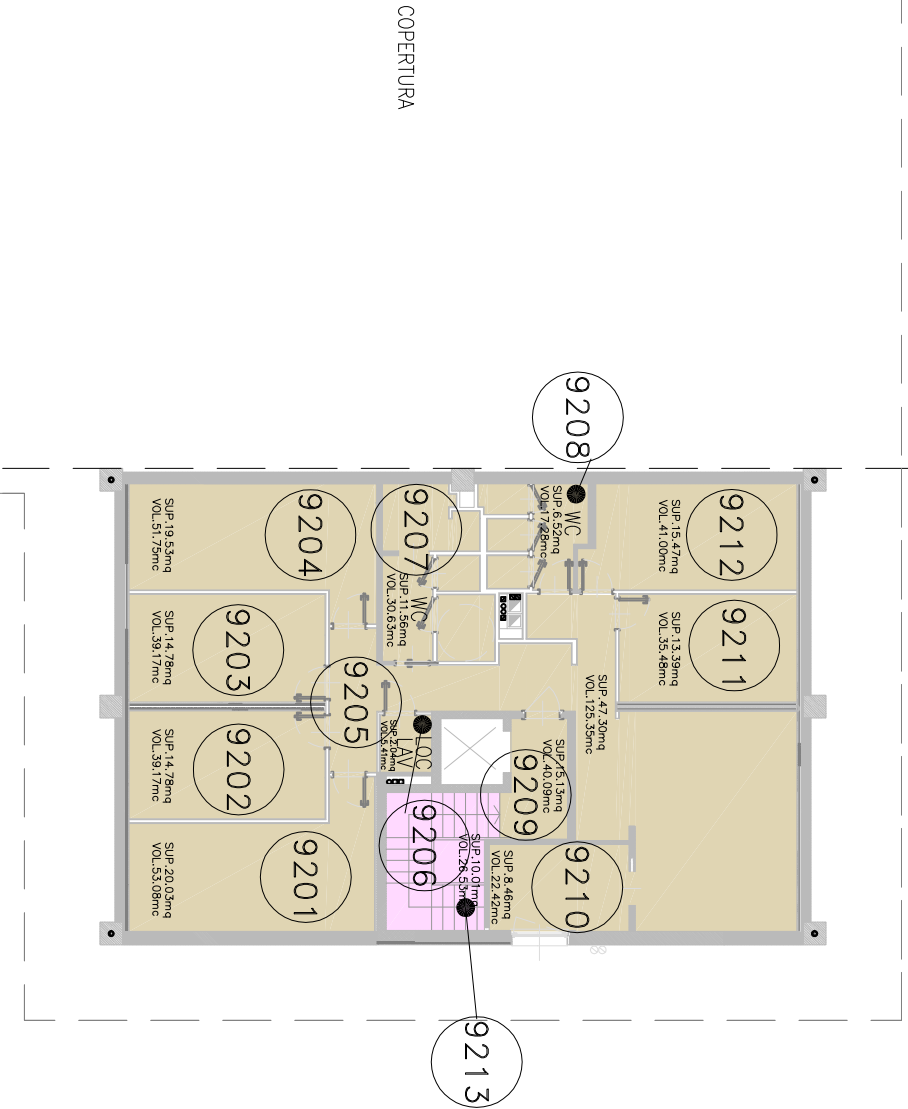

FONDAZIONE EDMUND MACH
ISTITUTO AGRARIO DI S.MICHELE
CAPANNONE AZIENDA AGRICOLA

DIREZIONE GENERALE - UFFICIO SERVIZI TECNICI E PATRIMONIO
scala 1:200