


PIANTA PIANO PRIMO

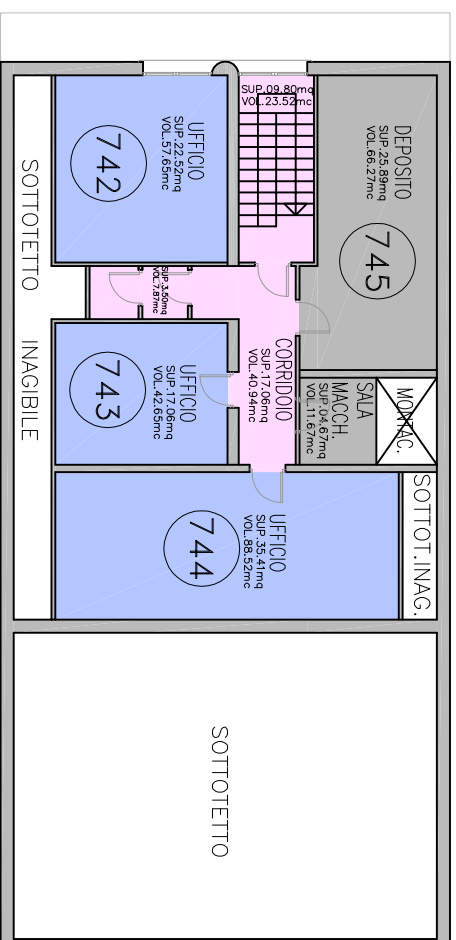

FONDAZIONE EDMUND MACH
ISTITUTO AGRARIO DI S.MICHELE
CANTINA DI MICROVINIFICAZIONE

DIREZIONE GENERALE - UFFICIO SERVIZI TECNICI E PATRIMONIO
scala 1:200

LEGENDA:

